


# CHOTYŇSKÁ - LIBEREC

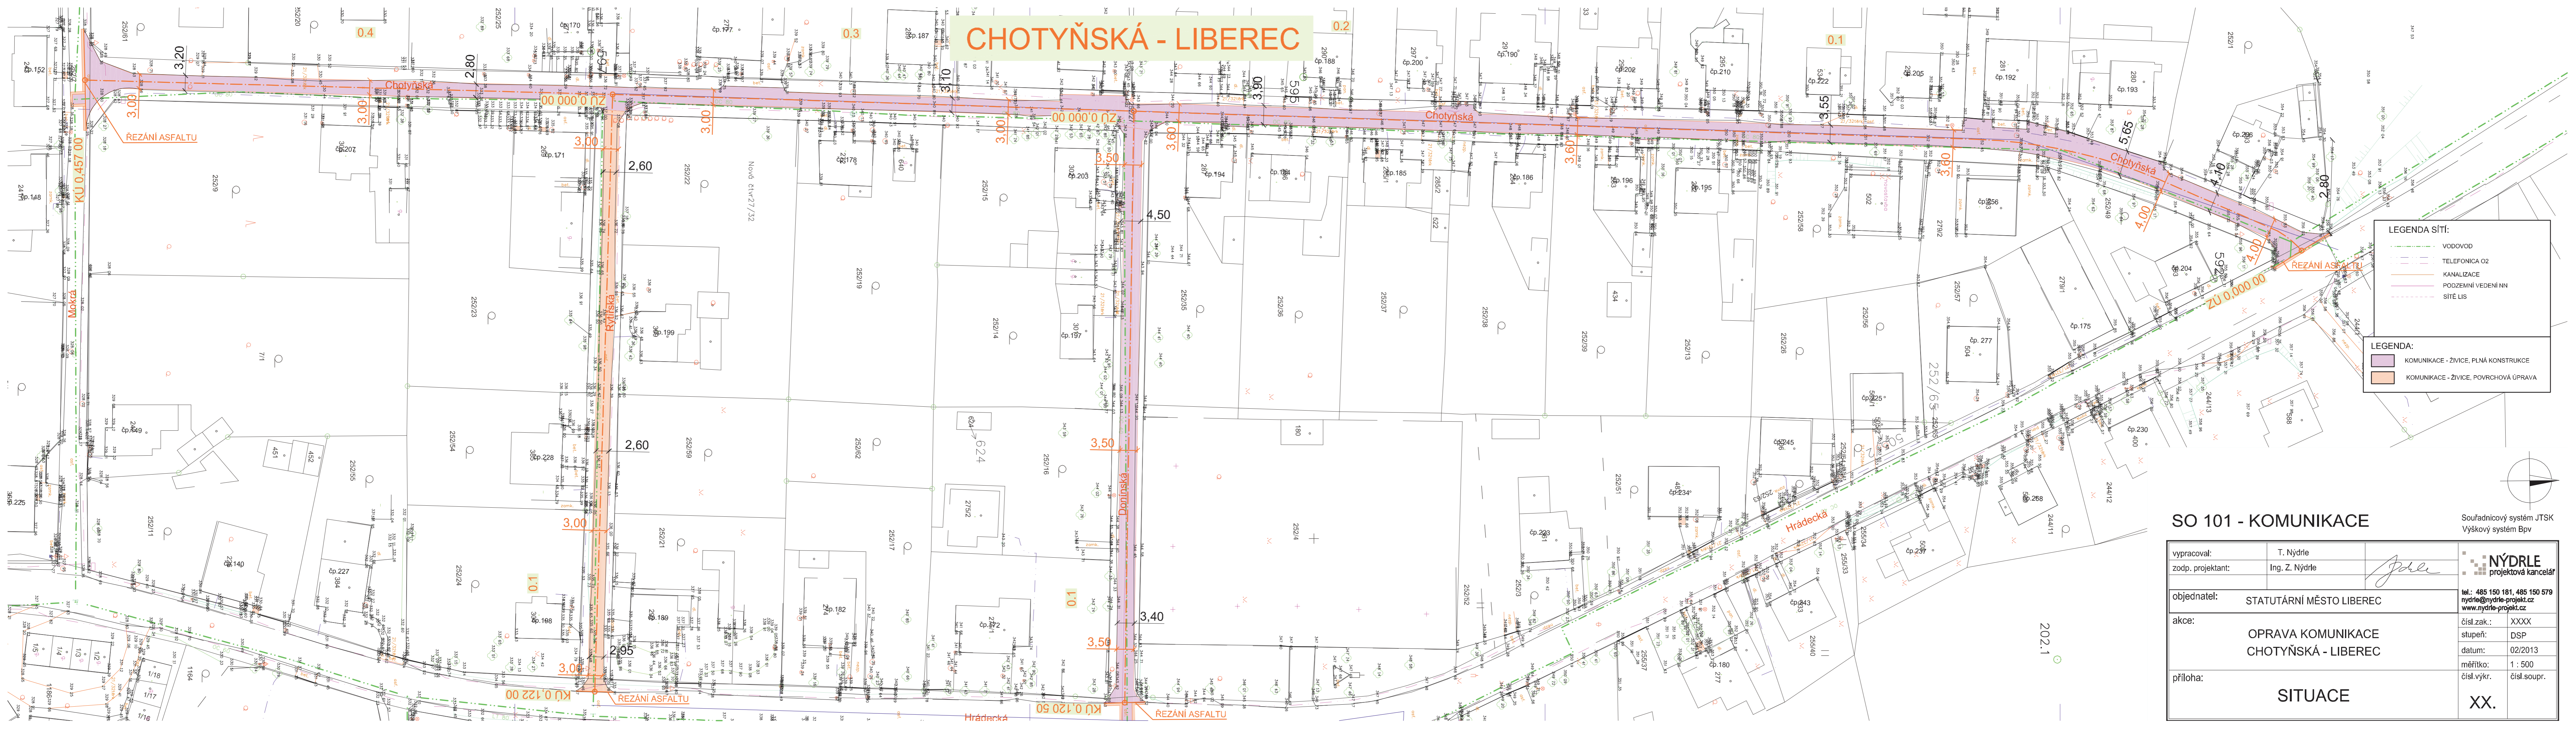


**LEGENDA SÍTÍ:**

- VODOVOD
- TELEFONICA O2
- KANALIZACE
- PODZEMNÍ VEDENÍ NN
- SÍŤE LIS


**LEGENDA:**

- KOMUNIKACE - ŽIVICE, PLNÁ KONSTRUKCE
- KOMUNIKACE - ŽIVICE, POVRCHOVÁ ÚPRAVA

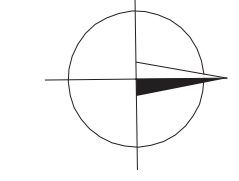

## SO 101 - KOMUNIKACE

Souřadnicový systém JTSK  
Výškový systém Bpv

vypracoval:	T. Nýdrle	 <b>NÝDRLE</b> projektová kancelář	tel.: 485 150 181, 485 150 579 nydrle@nydrle-projekt.cz www.nydrle-projekt.cz
zodp. projektant:	Ing. Z. Nýdrle		čísł.zak.: XXXX stupeň: DSP datum: 02/2013 měřítko: 1:500 čísł.výkr. čísl.soupr.
objednatel:	STATUTÁRNÍ MĚSTO LIBEREC		202.1
akce:	OPRAVA KOMUNIKACE CHOTYŇSKÁ - LIBEREC		
příloha:	SITUACE		

XX.